


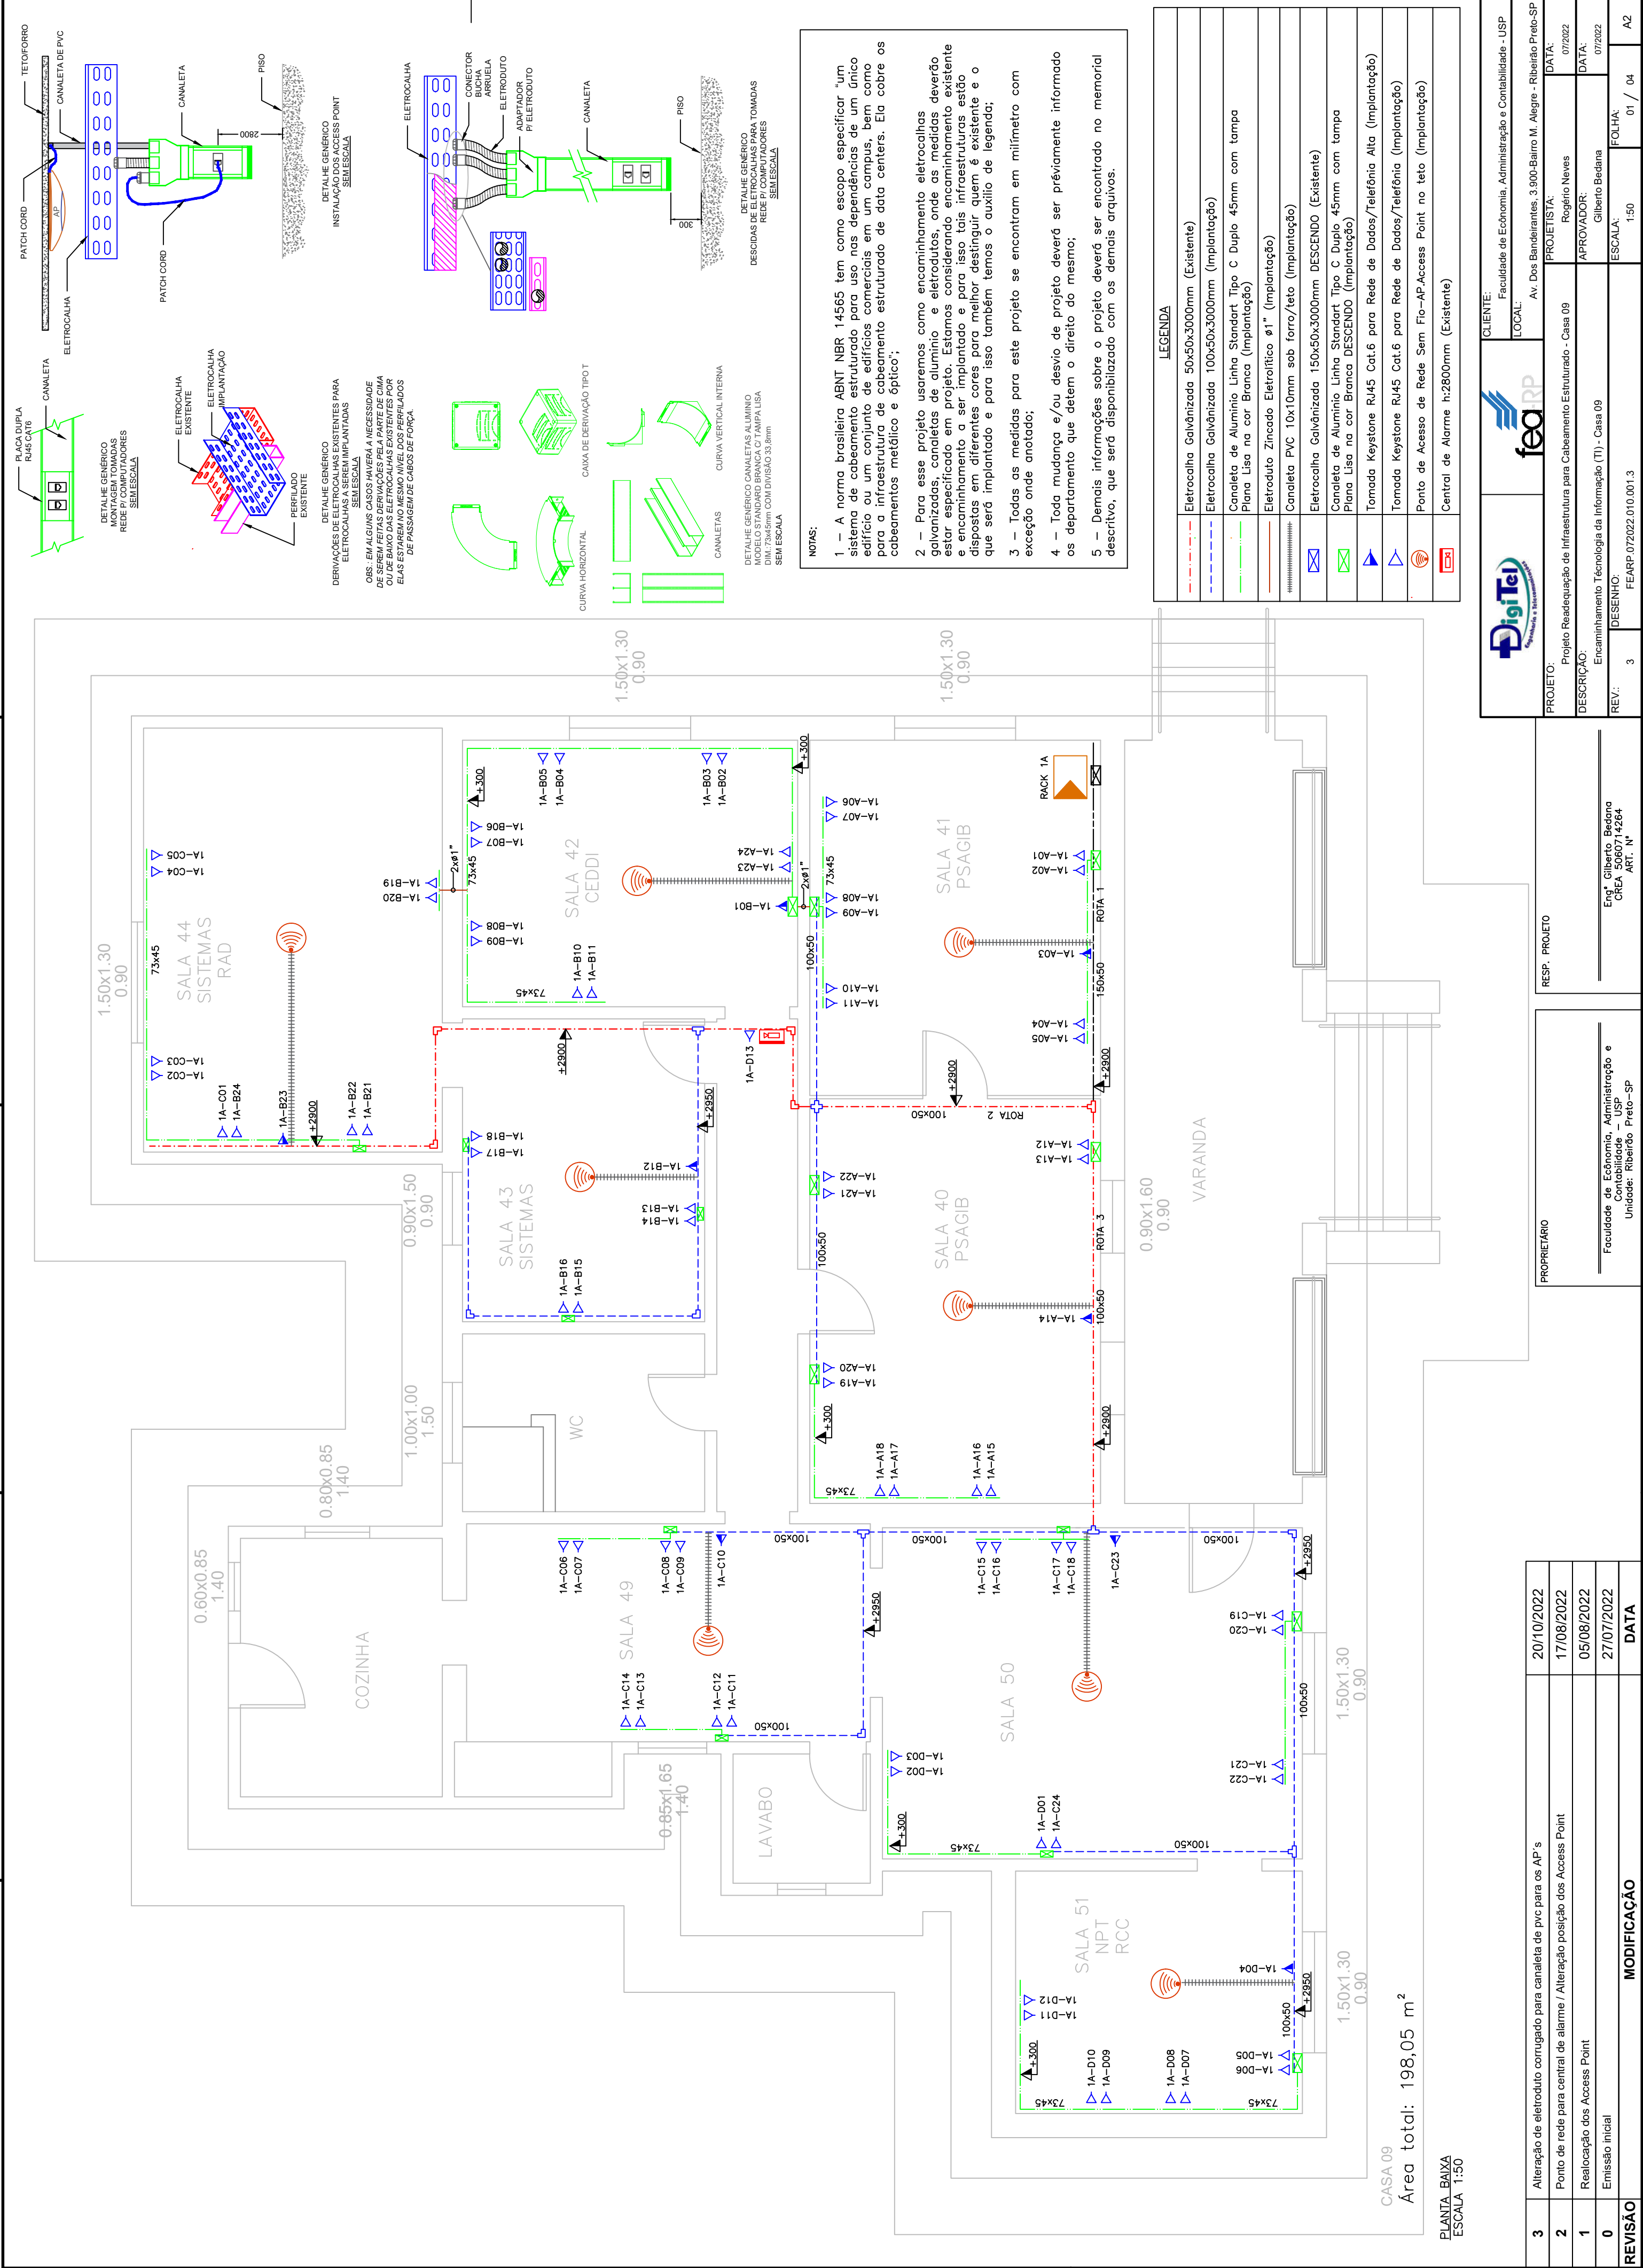


	CLIENTE:		Faculdade de Economia, Administração e Contabilidade - USP	
	LOCAL:		Av. Dos Bandeirantes, 3.900-Bairro M. Alegre - Ribeirão Preto-SP	
PROJETO:	Projeto Readequação de Infraestrutura para Cabeamento Estruturado - Casa 09		PROJETISTA:	Rogério Neves
DATA:	07/2022		DATA:	07/2022
DESCRIÇÃO:	Encaminhamento Têcnologia da Informação (TI) - Casa 09		APROVADOR:	Gilberto Bedina
REV:	DESENHO:	3	ESCALA:	1:50
FEARP.07/2022.010.01.3		01 / 04		A2

RESP. PROJETO	
---------------	--


PROPRIETÁRIO	
--------------	--

Faculdade de Economia, Administração e Contabilidade - USP	
--	--

REVISÃO	MODIFICAÇÃO	DATA
3	Alteração de eletroduto corrugado para canaleta de pvc para os AP's	20/10/2022
2	Ponto de rede para central de alarme / Alteração posição dos Access Point	17/08/2022
1	Realocação dos Access Point	05/08/2022
0	Emissão inicial	27/07/2022

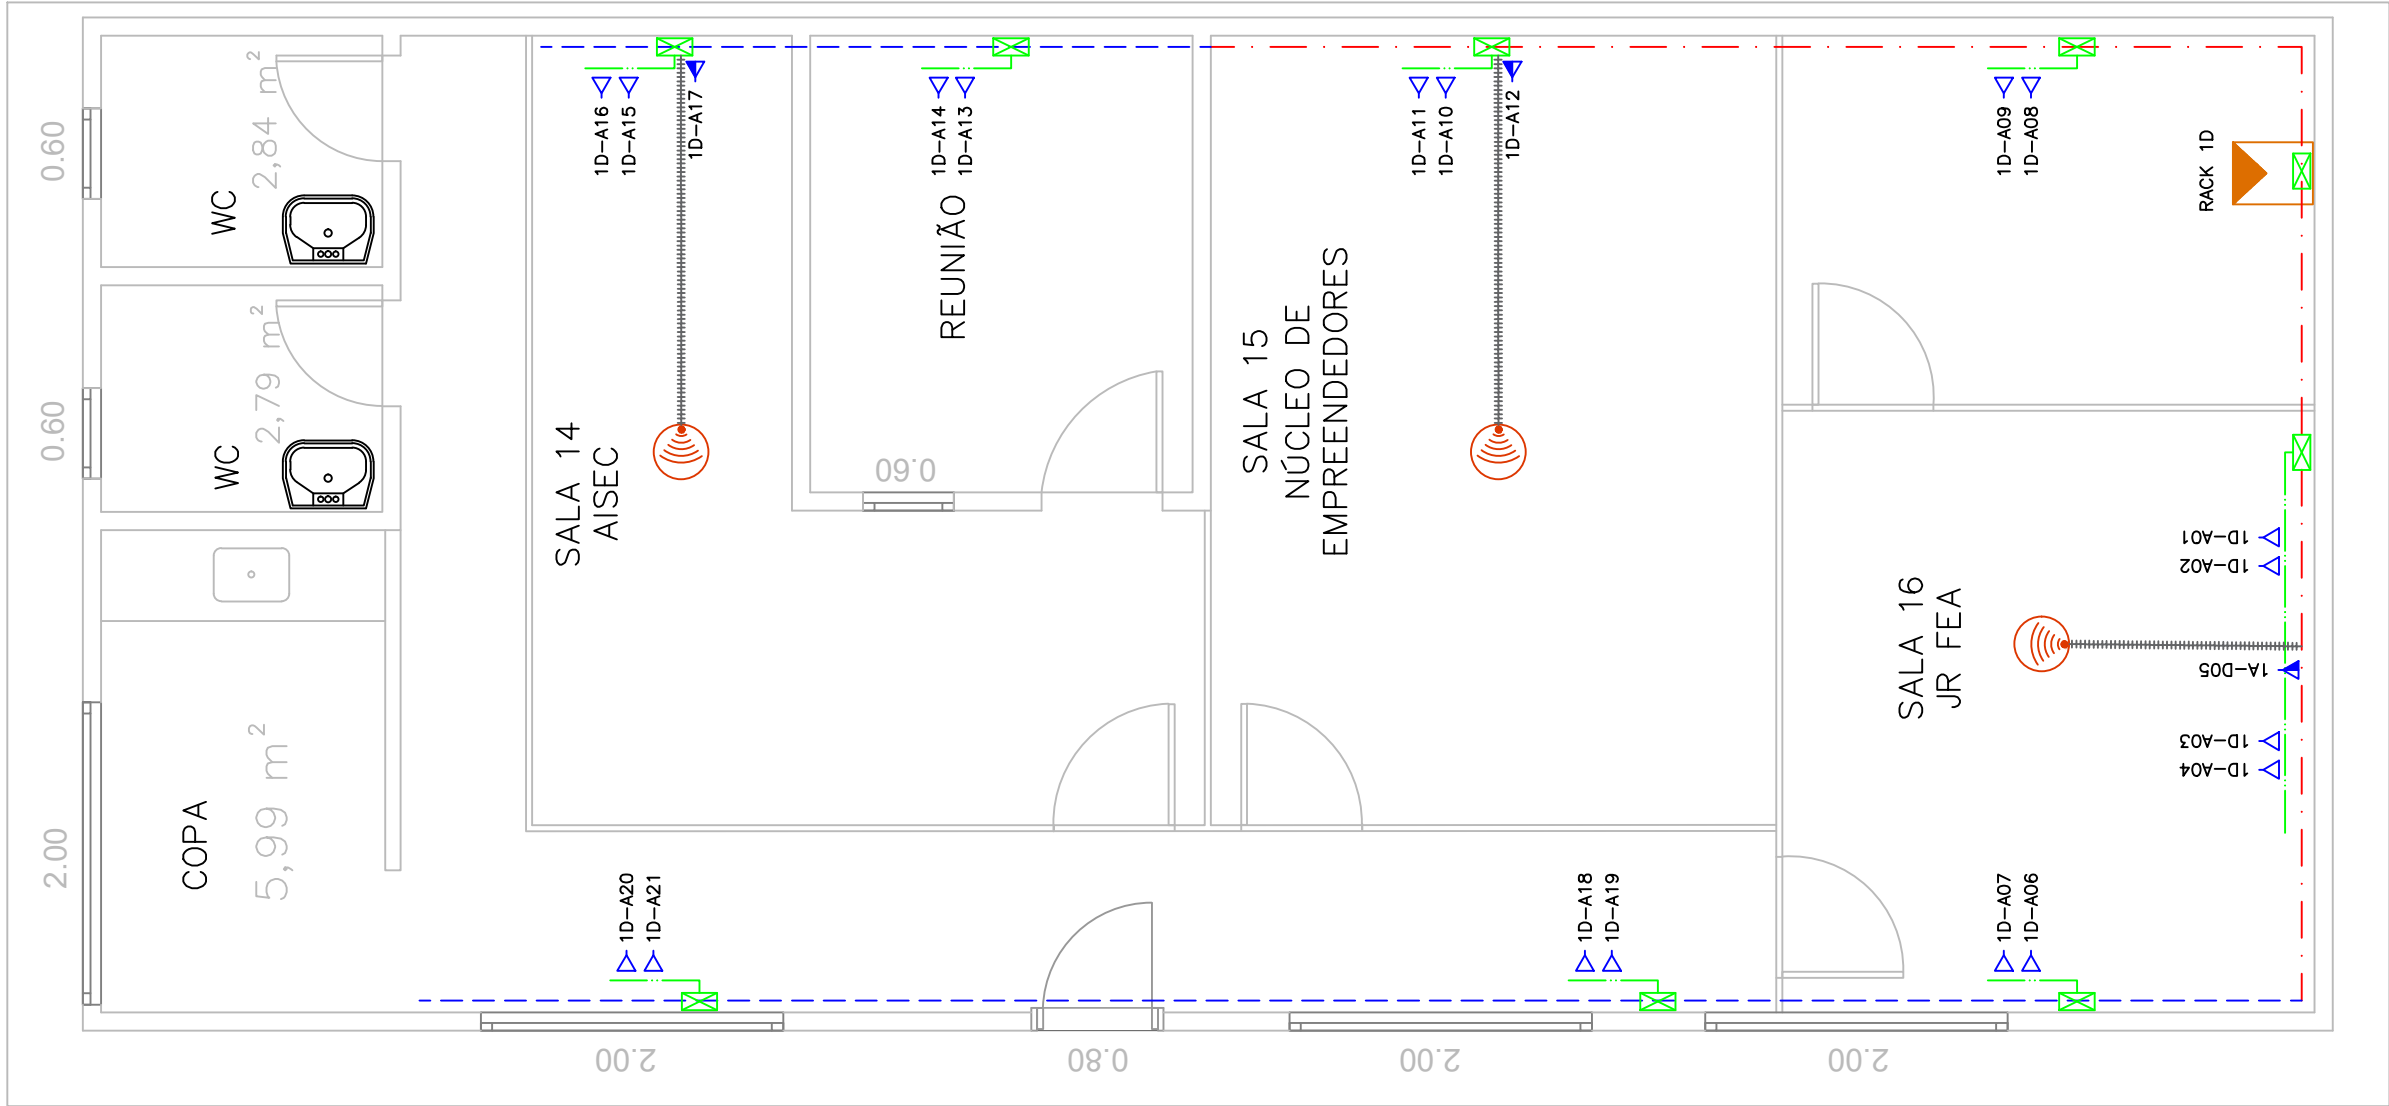

PLANTA BAIXA
ESCALA 1:50

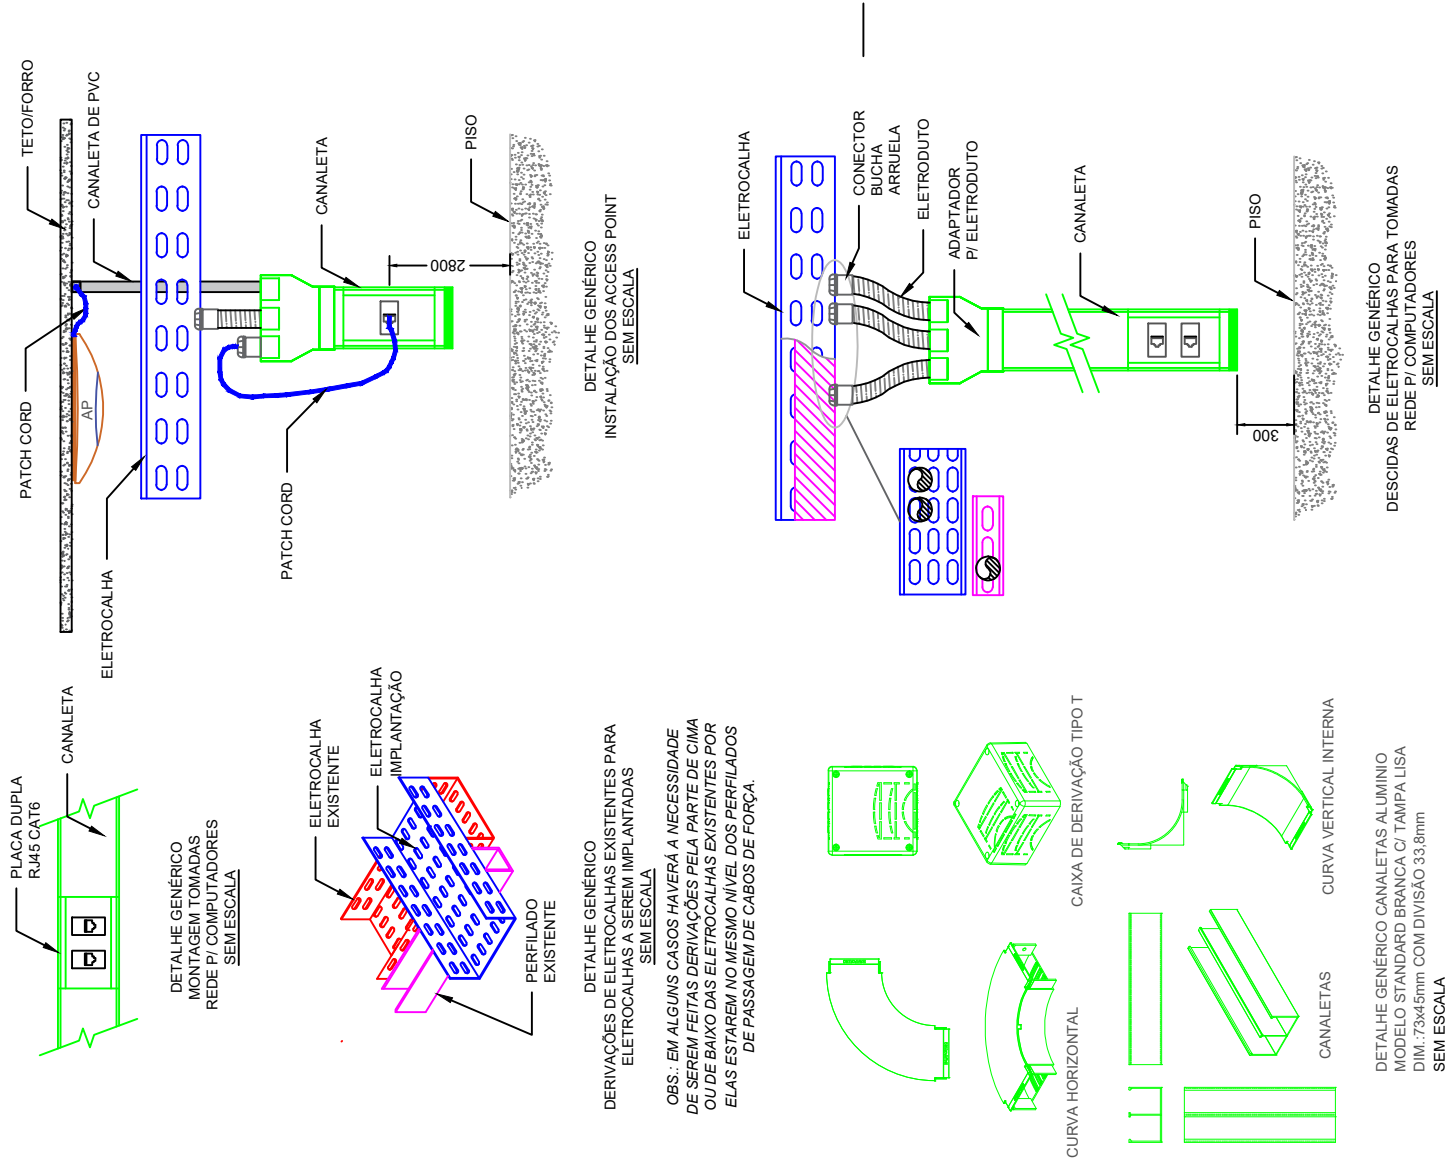


NOTAS:

- 1 - A norma brasileira ABNT NBR 14565 tem como escopo especificar "um sistema de cabeamento estruturado para uso nas dependências de um único edifício ou um conjunto de edifícios comerciais em um campus, bem como para a infraestrutura de cabeamento estruturado de data centers. Ela cobre os cabamentos metálico e óptico";
- 2 - Para esse projeto usaremos como encaminhamento eletrocalhas galvanizadas, canaletas de alumínio e eletrodutos, onde as medidas deverão estar especificado em projeto. Estamos considerando encaminhamento existente e encaminhamento a ser implantado e para isso tais infraestruturas estão dispostas em diferentes cores para melhor distinguir quem é existente e o que será implantado e para isso também temos o auxílio de legenda;
- 3 - Todas as medidas para este projeto se encontram em milímetro com exceção onde anotado;
- 4 - Toda mudança e/ou desvio de projeto deverá ser previamente informado os departamento que dêtem o direito do mesmo;
- 5 - Demais informações sobre o projeto deverá ser encontrado no memorial descritivo, que será disponibilizado com os demais arquivos.

LEGENDA	
	Eletrocalha Galvânizada 50x50x3000mm (Existente)
	Eletrocalha Galvânizada 100x50x3000mm (Implantação)
	Canaleta de Alumínio Linha Standart Tipo C Duplo 45mm com tampa
	Plana Lisa na cor Branca (Implantação)
	Eletroduto Zincado Eletrolítico Ø1" (Implantação)
	Canaleta PVC 10x10mm sob forro/teto (Implantação)
	Eletrocalha Galvânizada 150x50x3000mm DESCENDO (Existente)
	Canaleta de Alumínio Linha Standart Tipo C Duplo 45mm com tampa
	Plana Lisa na cor Branca DESCENDO (Implantação)
	Tomada Keystone RJ45 Cat.6 para Rede de Dados/Telefonia Alta (Implantação)
	Tomada Keystone RJ45 Cat.6 para Rede de Dados/Telefonia (Implantação)
	Ponto de Acesso de Rede Sem Fio-AP-Access Point no teto (Implantação)
	Central de Alarme h:2800mm (Existente)

EDÍCULA CASA 09

REVISÃO	MODIFICAÇÃO		DATA
	2	Alteração de eletroduto corrugado para canaleta de pvc para os AP's	20/10/2022
0	Emissão inicial		30/08/2022
PROPRIETÁRIO		Faculdade de Economia, Administração e Contabilidade - USP	
RESP. PROJETO		Eng.º Gilberto Bedina CRCA ART. Nº 14264	
PROJETO		Projeto Red adequação de Infraestrutura para Cabeamento Estruturado - Casa 09	
DESCRIÇÃO:		Encaminhamento Ténologia da Informação (TI) - Edícula Casa 09	
REV:		1	FEARP.072022.010.004.1
DESENHO:		150	04 / 04
ESCALA:		150	A2
APROVADOR:		Gilberto Bedina	
DATA:		09/2022	
PROJETISTA:		Rogério Neves	
LOCAL:		Av. Dos Bandeirantes, 3.900-Bairro M. Alegre - Ribeirão Preto-SP	
CLIENTE:		Faculdade de Economia, Administração e Contabilidade - USP	

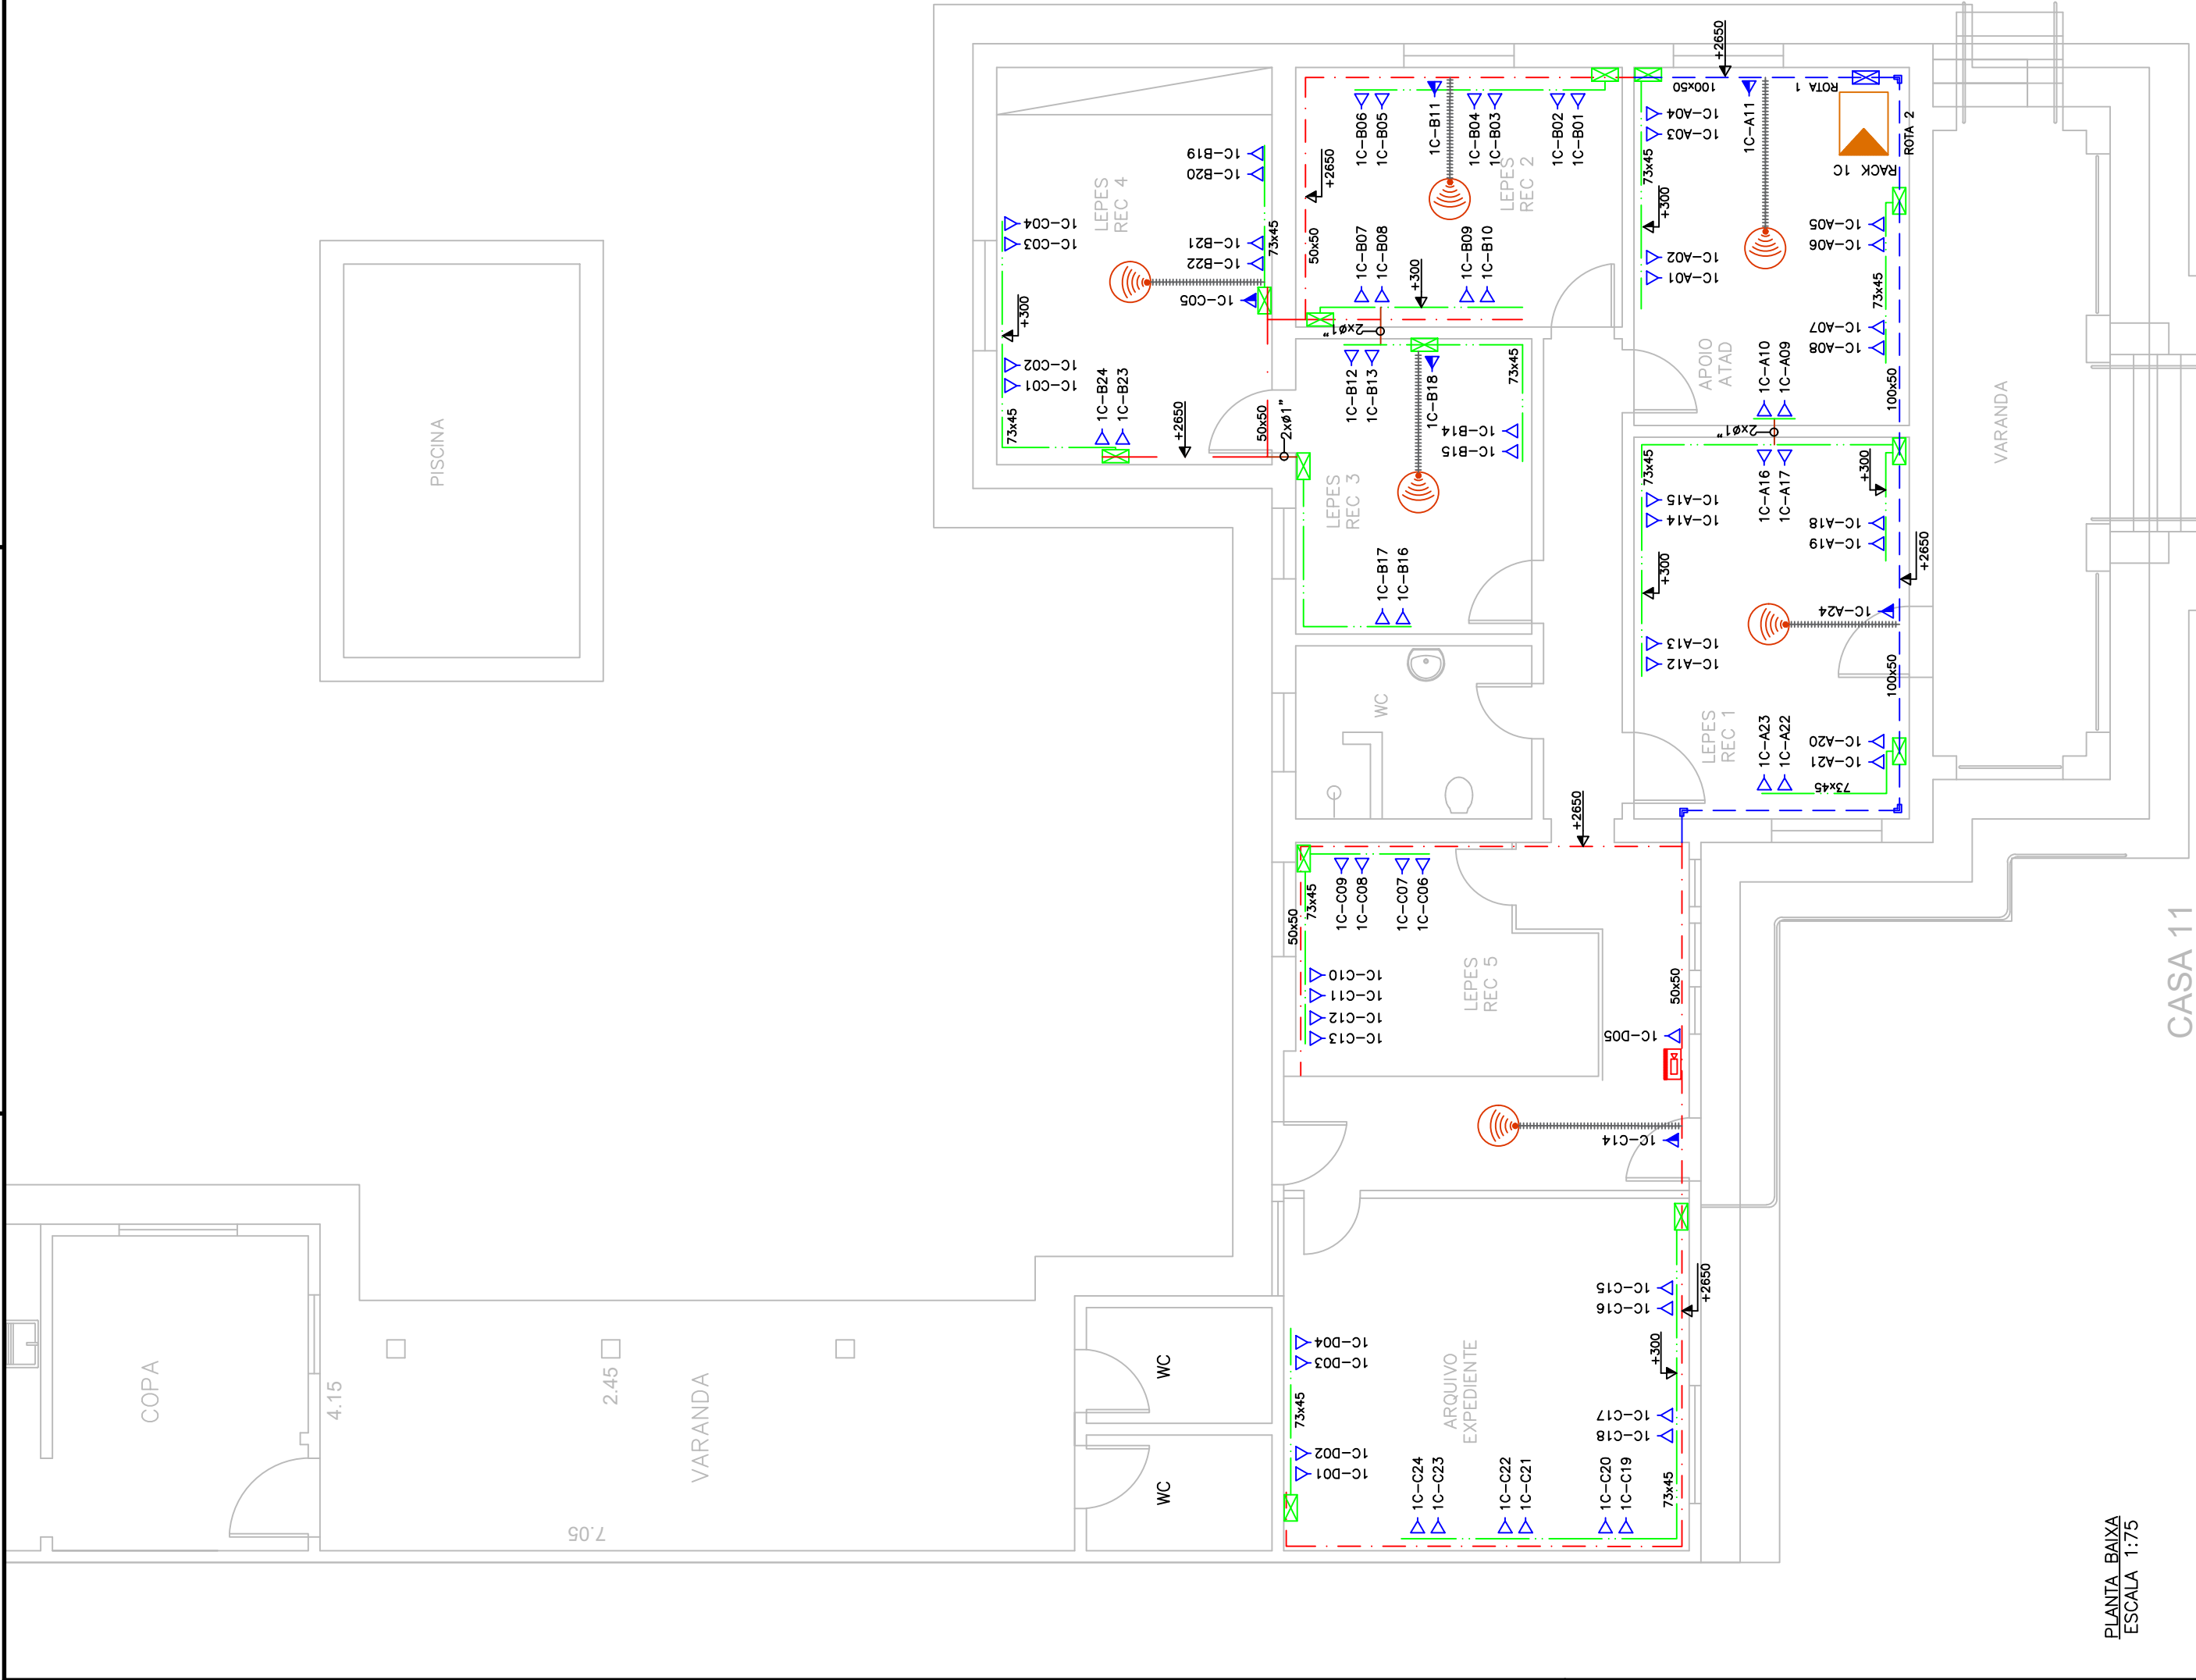


PLANTA BAIXA
ESCALA 1:75

Edícula

Área total: 45,47 m²

Edícula

Área total: 18,30 m²

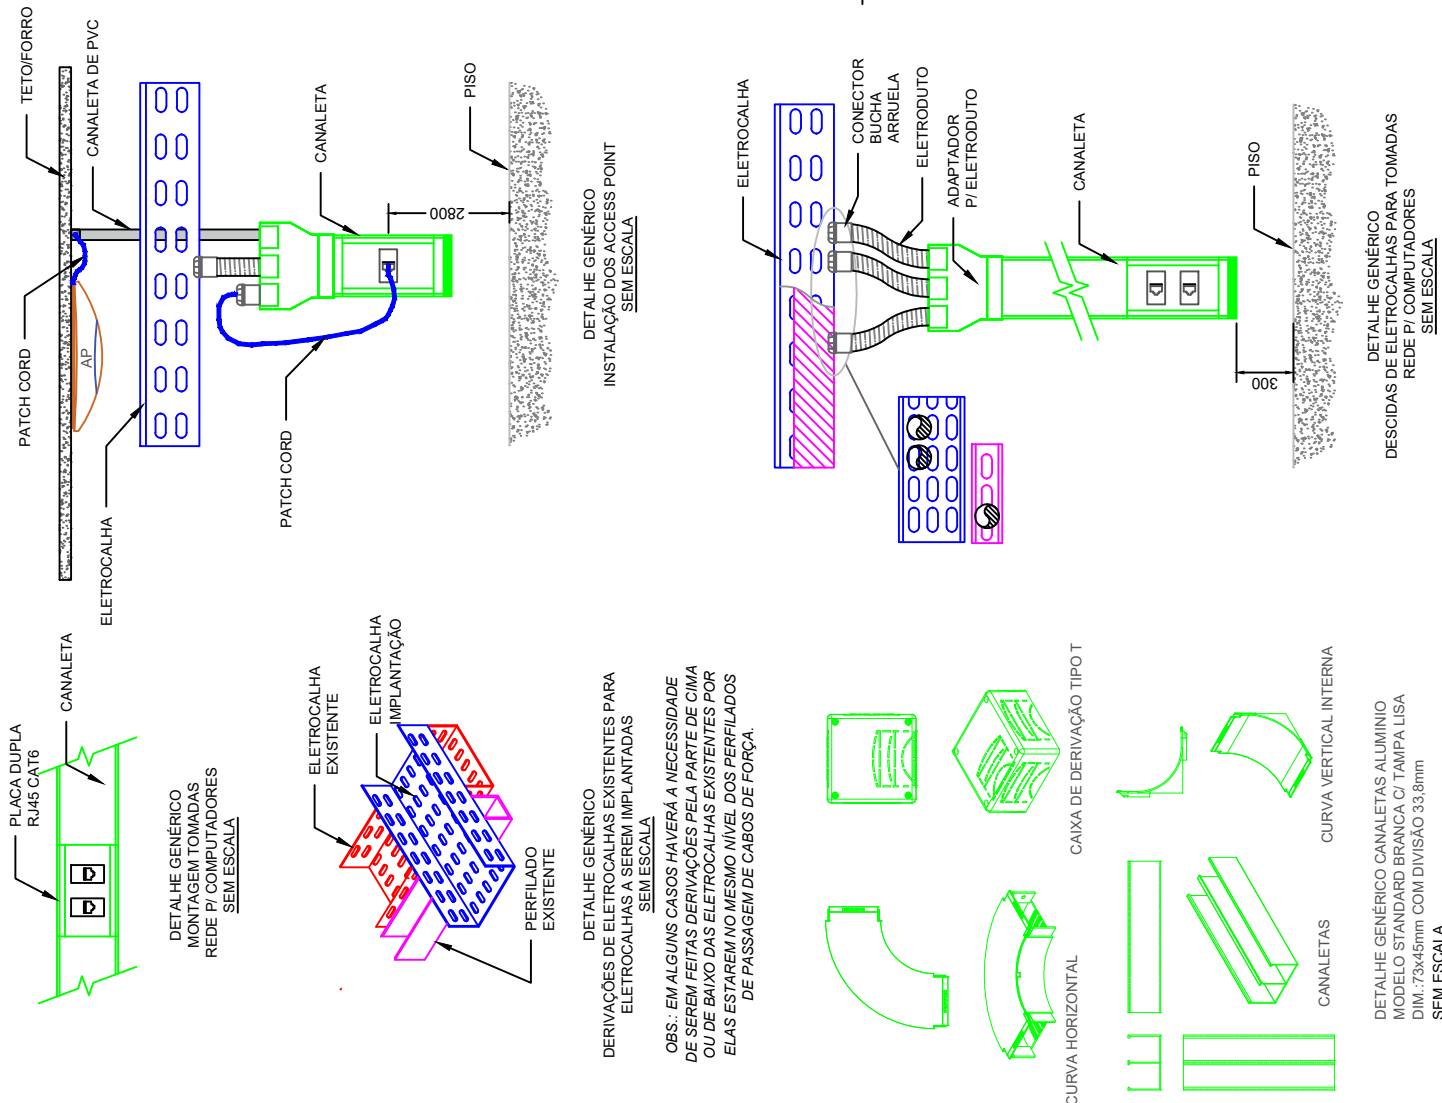

- NOTAS:
- 1 – A norma brasileira ABNT NBR 14565 tem como escopo especificar "um sistema de cabeamento estruturado para uso nas dependências de um único edifício ou um conjunto de edifícios comerciais em um campus, bem como para a infraestrutura de cabeamento estruturado de data centers. Ela cobre os cabeamentos metálico e óptico";
 - 2 – Para esse projeto usaremos como encaminhamento eletrocalhas galvanizadas, canaletas de alumínio e eletrodutos, onde as medidas deverão estar especificado em projeto. Estamos considerando encaminhamento existente e encaminhamento a ser implantado e para isso tais infraestruturas estão dispostas em diferentes cores para melhor distinguir quem é existente e o que será implantado e para isso também temos o auxílio de legenda;
 - 3 – Todas as medidas para este projeto se encontram em milímetro com exceção onde anotado;
 - 4 – Toda mudança e/ou desvio de projeto deverá ser previamente informado os departamento que detem o direito do mesmo;
 - 5 – Demais informações sobre o projeto deverá ser encontrado no memorial descritivo, que será disponibilizado com os demais arquivos.

LEGENDA	
	Eletrocalha Galvânizada 50x50x3000mm (Existente)
	Eletrocalha Galvânizada 100x50x3000mm (Implantação)
	Canaleta de Alumínio Linha Standart Tipo C Duplo 45mm com tampa
	Plana Lisa na cor Branca (Implantação)
	Eletroduto Zinado Eletrolítico Ø1" (Implantação)
	Canaleta PVC 10x10mm sob forro/teto (Implantação)
	Eletrocalha Galvânizada 150x50x3000mm DESCENDO (Existente)
	Canaleta de Alumínio Linha Standart Tipo C Duplo 45mm com tampa
	Plana Lisa na cor Branca DESCENDO (Implantação)
	Tomada Keystone RJ45 Cat.6 para Rede de Dados/Telefonia Alta (Implantação)
	Tomada Keystone RJ45 Cat.6 para Rede de Dados/Telefonia (Implantação)
	Ponto de Acesso de Rede Sem Fio-AP-Access Point no teto (Implantação)
	Central de Alarme h:2800mm (Existente)

				CLIENTE: Faculdade de Economia, Administração e Contabilidade - USP
PROJETO: Projeto Reducação de Infraestrutura para Cabeamento Estruturado - Casa 11		LOCAL: Av. Dos Bandeirantes, 3.900-Bairro M. Alegre - Ribeirão Preto-SP		
DESCRIÇÃO: Encaminhamento Ténologia da Informação (TI) - Casa 11		PROJETISTA: Rogério Neves		DATA: 07/2022
REV: 2		APROVADOR: Gilberto Bedina		DATA: 07/2022
DESENHO: FEARP.07.2022.010.00.2		ESCALA: 1/75		FOLHA: 03 / 04
				A2

RESP: PROJETO	Eng.º Gilberto Bedina CRCA Nº 14264 ART. N°
---------------	---

PROPRIETÁRIO	Faculdade de Economia, Administração e Contabilidade - USP Unidade: Ribeirão Preto-SP
--------------	--

REVISÃO	MODIFICAÇÃO	DATA
2	Alteração de eletroduto corrugado para canaleta de pvc para os AP's	20/10/2022
1	Realocação dos Access Point / Ponto de rede para central de alarme	17/08/2022
0	Emissão inicial	05/08/2022